


PLANIMETRIA PIANO SOTTOTETTO - INTERVENTI SU IMPIANTO ELETTRICO  
SCALA 1:100

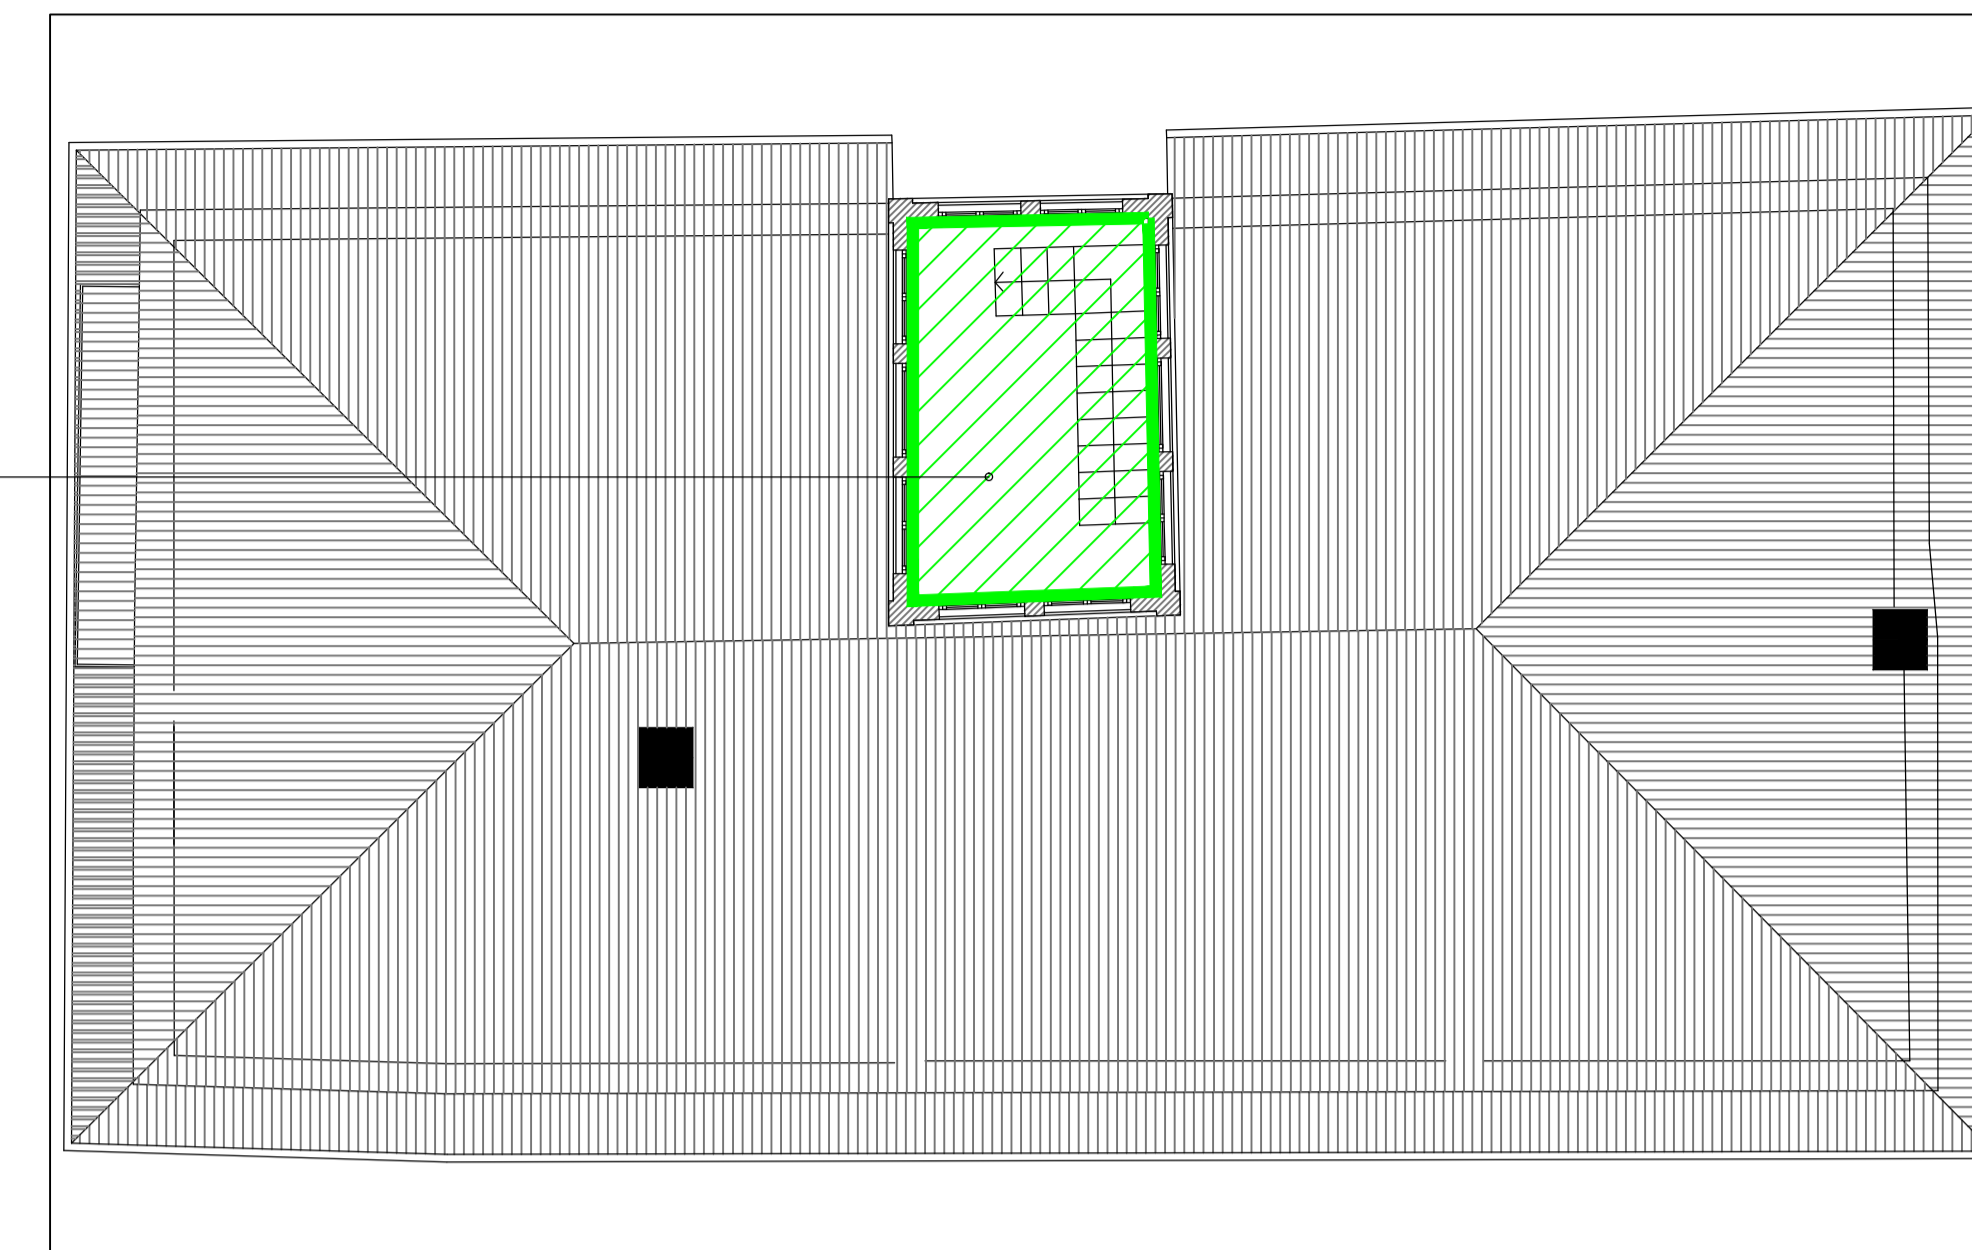

PLANIMETRIA ALTANA - INTERVENTI SU IMPIANTO ELETTRICO  
SCALA 1:100

IMPIANTO ELETTRICO ABITAZIONE  
RIFACIMENTO COMPLETO DELL'IMPIANTO  
ELETTRICO ALIMENTATO DA FORNITURA  
"ABITAZIONE"

LEGENDA

	LOCALI ALIMENTATI DA CONTATORE ABITAZIONE
	LOCALI ALIMENTATI DA CONTATORE AZIENDA

SCALA C.D.D. 08

SCHEDA: PIANI PIANO SOTTOTETTO - ALTANA - IMPIANTO ELETTRICO


PROGETTO: VILLA E CANTINA DELL'AZIENDA AGRICOLA MONTEMELINO - Ristrutturazione  
Edilizia ed Ampliamento in Variante al PRG vigente e adottato - Procedimento SUAP

ARCH. ANDREA PALOMBARO  
CORSO VITTORIO EMANUELE II, 282/284 - 00186 ROMA - ITALY  
TEL. STUDIO: 066882844 - FAX STUDIO: 066882664 - CELL.: 3471013386 - EMAIL: palombaro.studio@gmail.com

REVISIONI: 1. \_\_\_\_\_ 2. \_\_\_\_\_ 3. \_\_\_\_\_

NOTE GENERALI ALL'IMPIANTO ELETTRICO:


- L'IMPIANTISTA HA L'OBBLIGO DI COORDINARE L'ESECUZIONE DEI PROPRI LAVORI CON LE ESIGENZE DIPENDENTI DALL'EVENTUALE CONTEMPORANEA ESECUZIONE DI ALTRE OPERE ED IMPIANTI AFFIDATI AD ALTRE DITTE.
- TUTTE LE PRESE SARANNO A QUOTA CM. 25 (FILO INFERIORE) DA TERRA SE NON ALTRIMENTI SPECIFICATO: LE PRESE SOPRA I PIANI LAVORO SARANNO A QUOTA CM 30 (FILO INFERIORE) DA QUESTI SE NON DIVERSAMENTE SPECIFICATO.  
LE PRESE PER GLI ELETTRODOMESTICI SARANNO ADATTE ALLE LORO NECESSITÀ SPECIFICHE.
- TUTTI GLI INTERRUTTORI SARANNO A QUOTA CM 90 (FILO INFERIORE) DA TERRA SE NON ALTRIMENTI SPECIFICATI.
- TUTTI I PUNTI LUCE A PARETE SARANNO A QUOTA CM. 210 (FILO INFERIORE) SE NON ALTRIMENTI SPECIFICATO.
- TUTTE LE PRESE, GLI INTERRUTTORI ED I PUNTI LUCE SONO INDICATI NELLE TAVOLE; PER LA POSIZIONE ESATTA COORDINARE CON L'ARCHITETTO IN CANTIERE.
- L'ALTEZZA DEI PUNTI LUCE SOPRA I LAVABI DOVRA' ESSERE DEFINITA IN CANTIERE.
- LA PLACCHE SARANNO SCELTE IN CANTIERE SUL CAMPIONARIO FORNITO DALL'ELETTRICISTA.

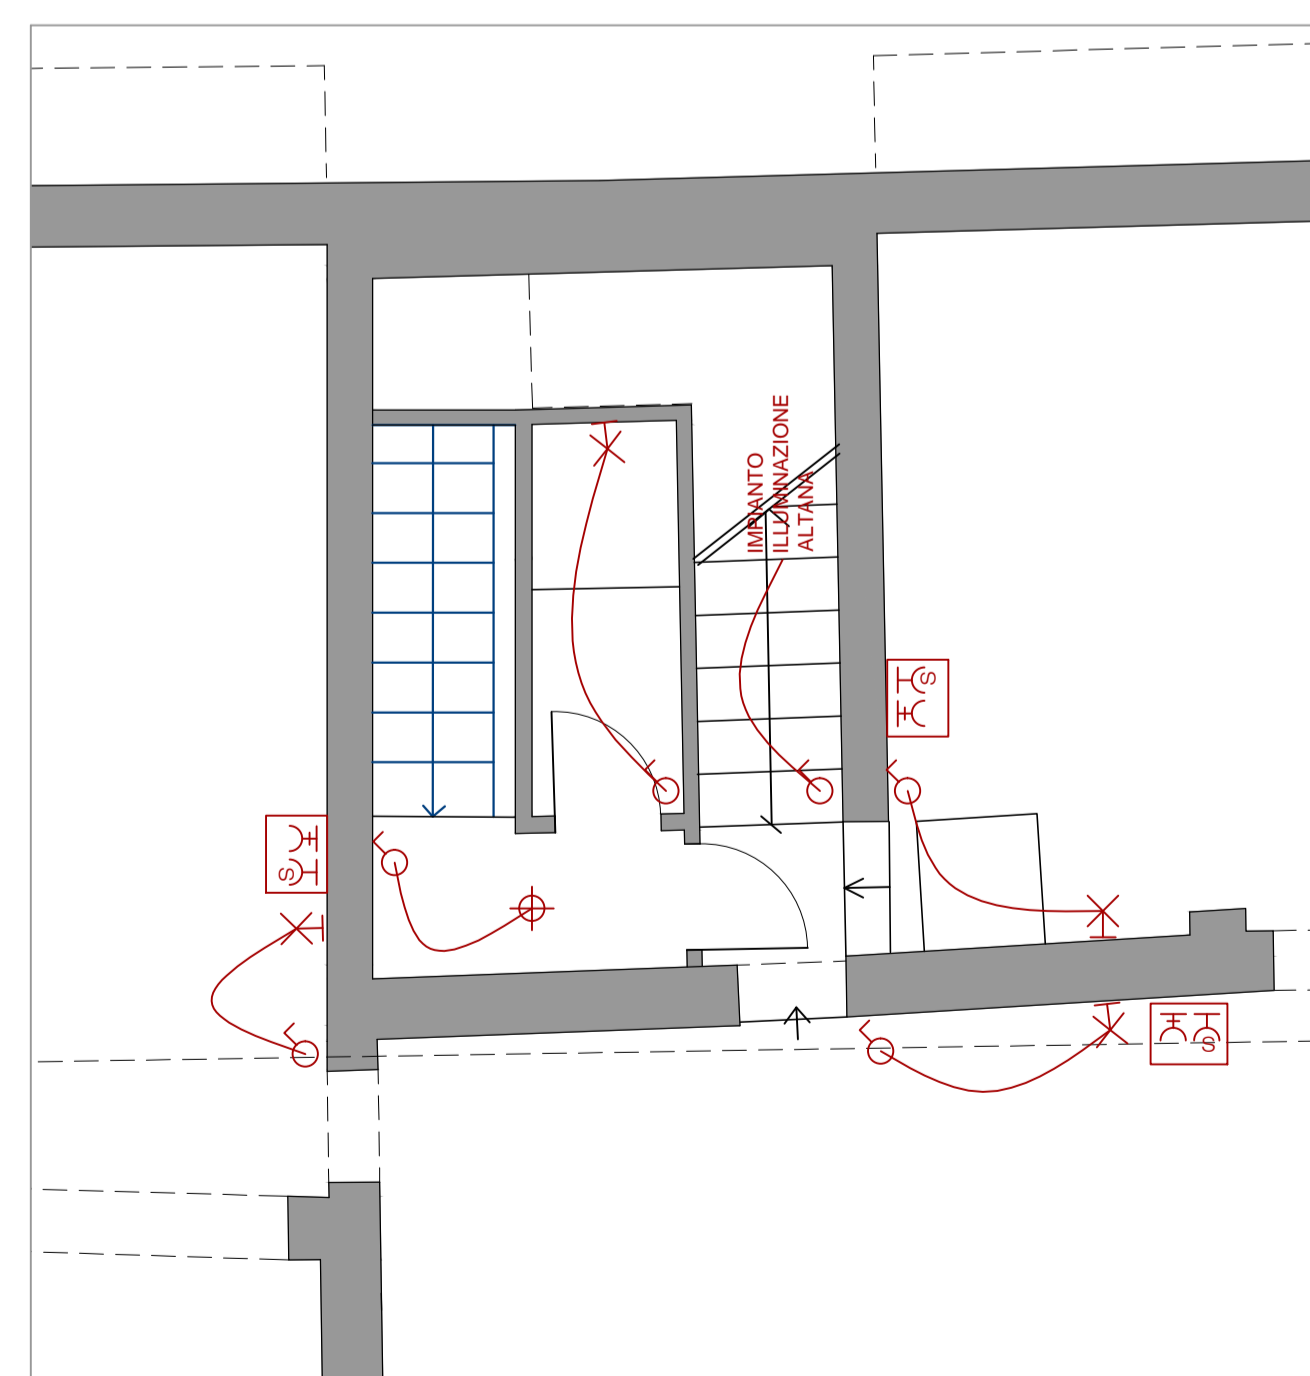

PIANTA PIANO SOTTOTETTO - IMPIANTO ELETTRICO  
SCALA 1:50

LEGENDA IMPIANTO ELETTRICO:

	QUADRO ELETTRICO GENERALE		PRESA DI CORRENTE SCHUKO
	CONTATORE		CITOFONO
	SCATOLA TELECOM		PRESA TELEFONICA
	SCATOLA DI DERIVAZIONE		PRESA FAX
	INTERRUPTORE UNIPOLARE		PRESA ANTENNA TV
	INTERRUPTORE BIPOLARE		CAMPANELLO
	INTERRUPTORE MULTIPLO		SUONERIA
	INTERRUPTORE CON RELE		ALTOPARLANTI
	PRESA DI CORRENTE BIVALENTE		ASPIRATORE
	PRESA DI CORRENTE COMANDATA		IMPIANTO WIFI
	PRESA DI CORRENTE ESTERNA		PUNTO LUCE A SOFFITTO
	PRESA DI CORRENTE INDUSTRIALE		PUNTO LUCE A PARETE
	PRESA DI CORRENTE INDUSTRIALE ESTERNA		PUNTO LUCE A PARETE ESTERNO
	CRONO-TERMOSTATO		TRASMISSIONE DATI
	PUNTO LUCE A SOFFITTO IP55		CENTRALINA ALLARME
	PUNTO LUCE ESTERNO CREPUSCOLARE		RILEVATORE ALLARME
	PULSANTE A TIRANTE		

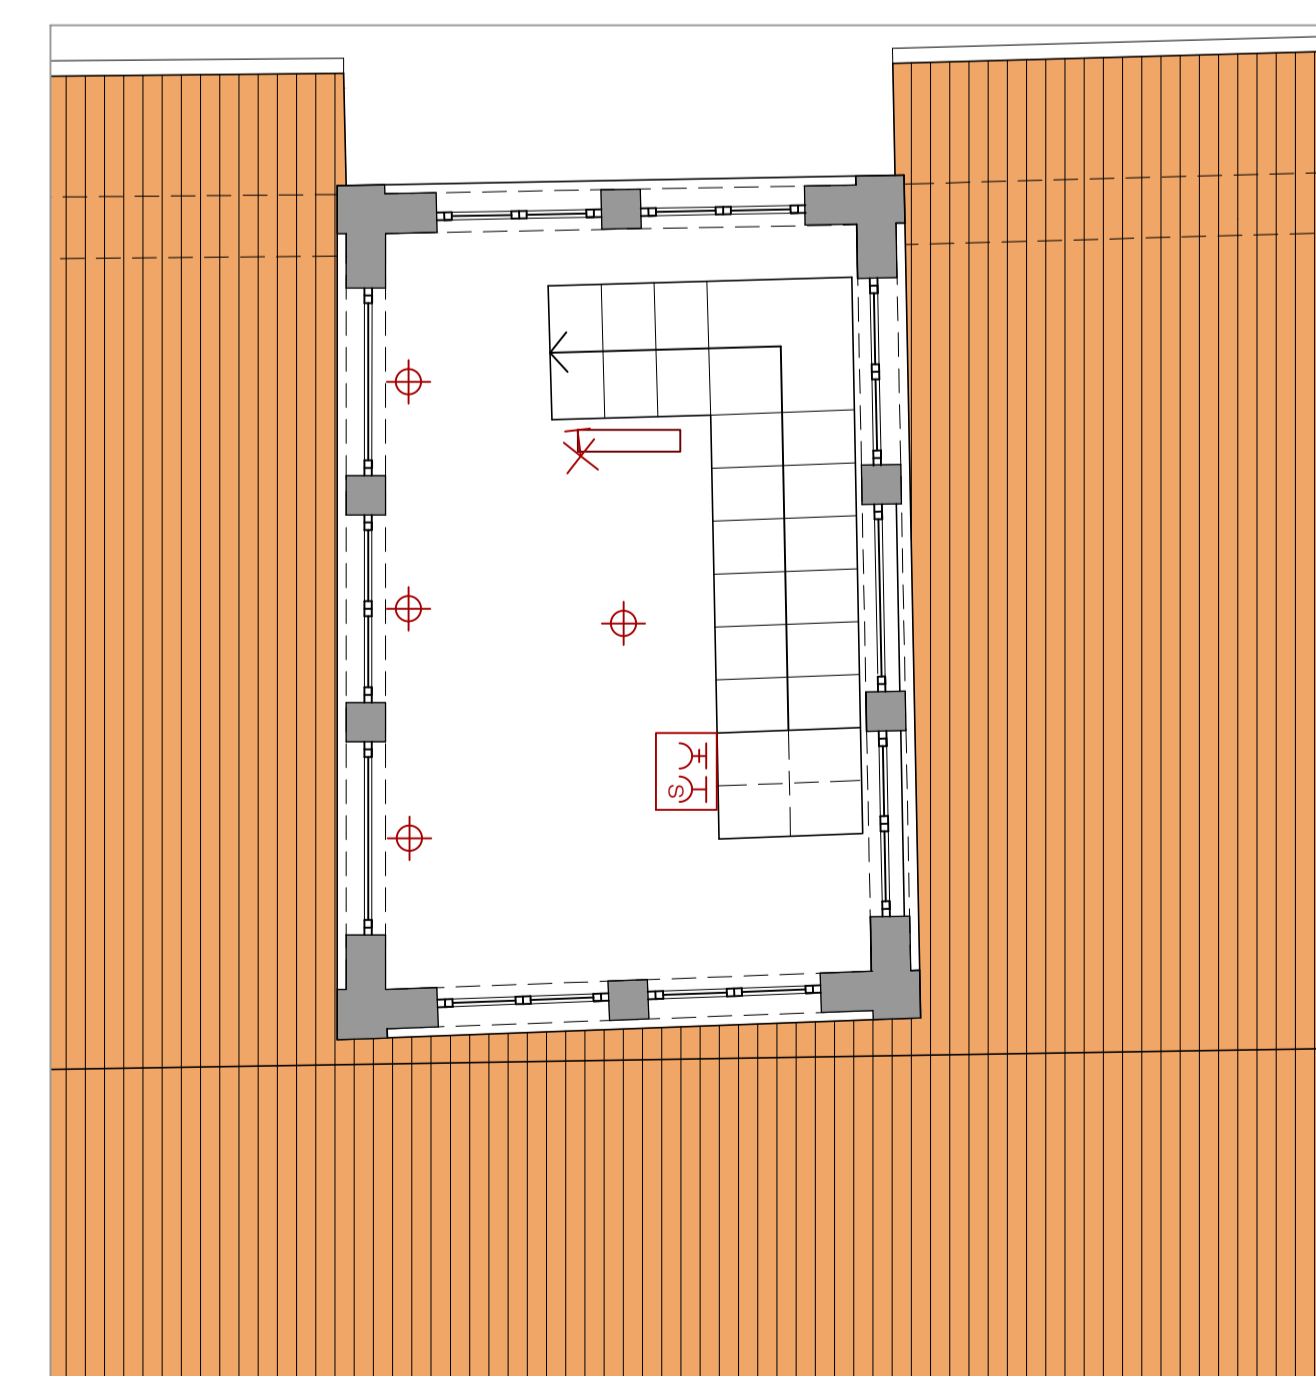

PIANTA PIANO ALTANA - IMPIANTO ELETTRICO  
SCALA 1:50

