


PIANTA PIANO CANTINA - STATO DI FATTO
SCALA 1:100

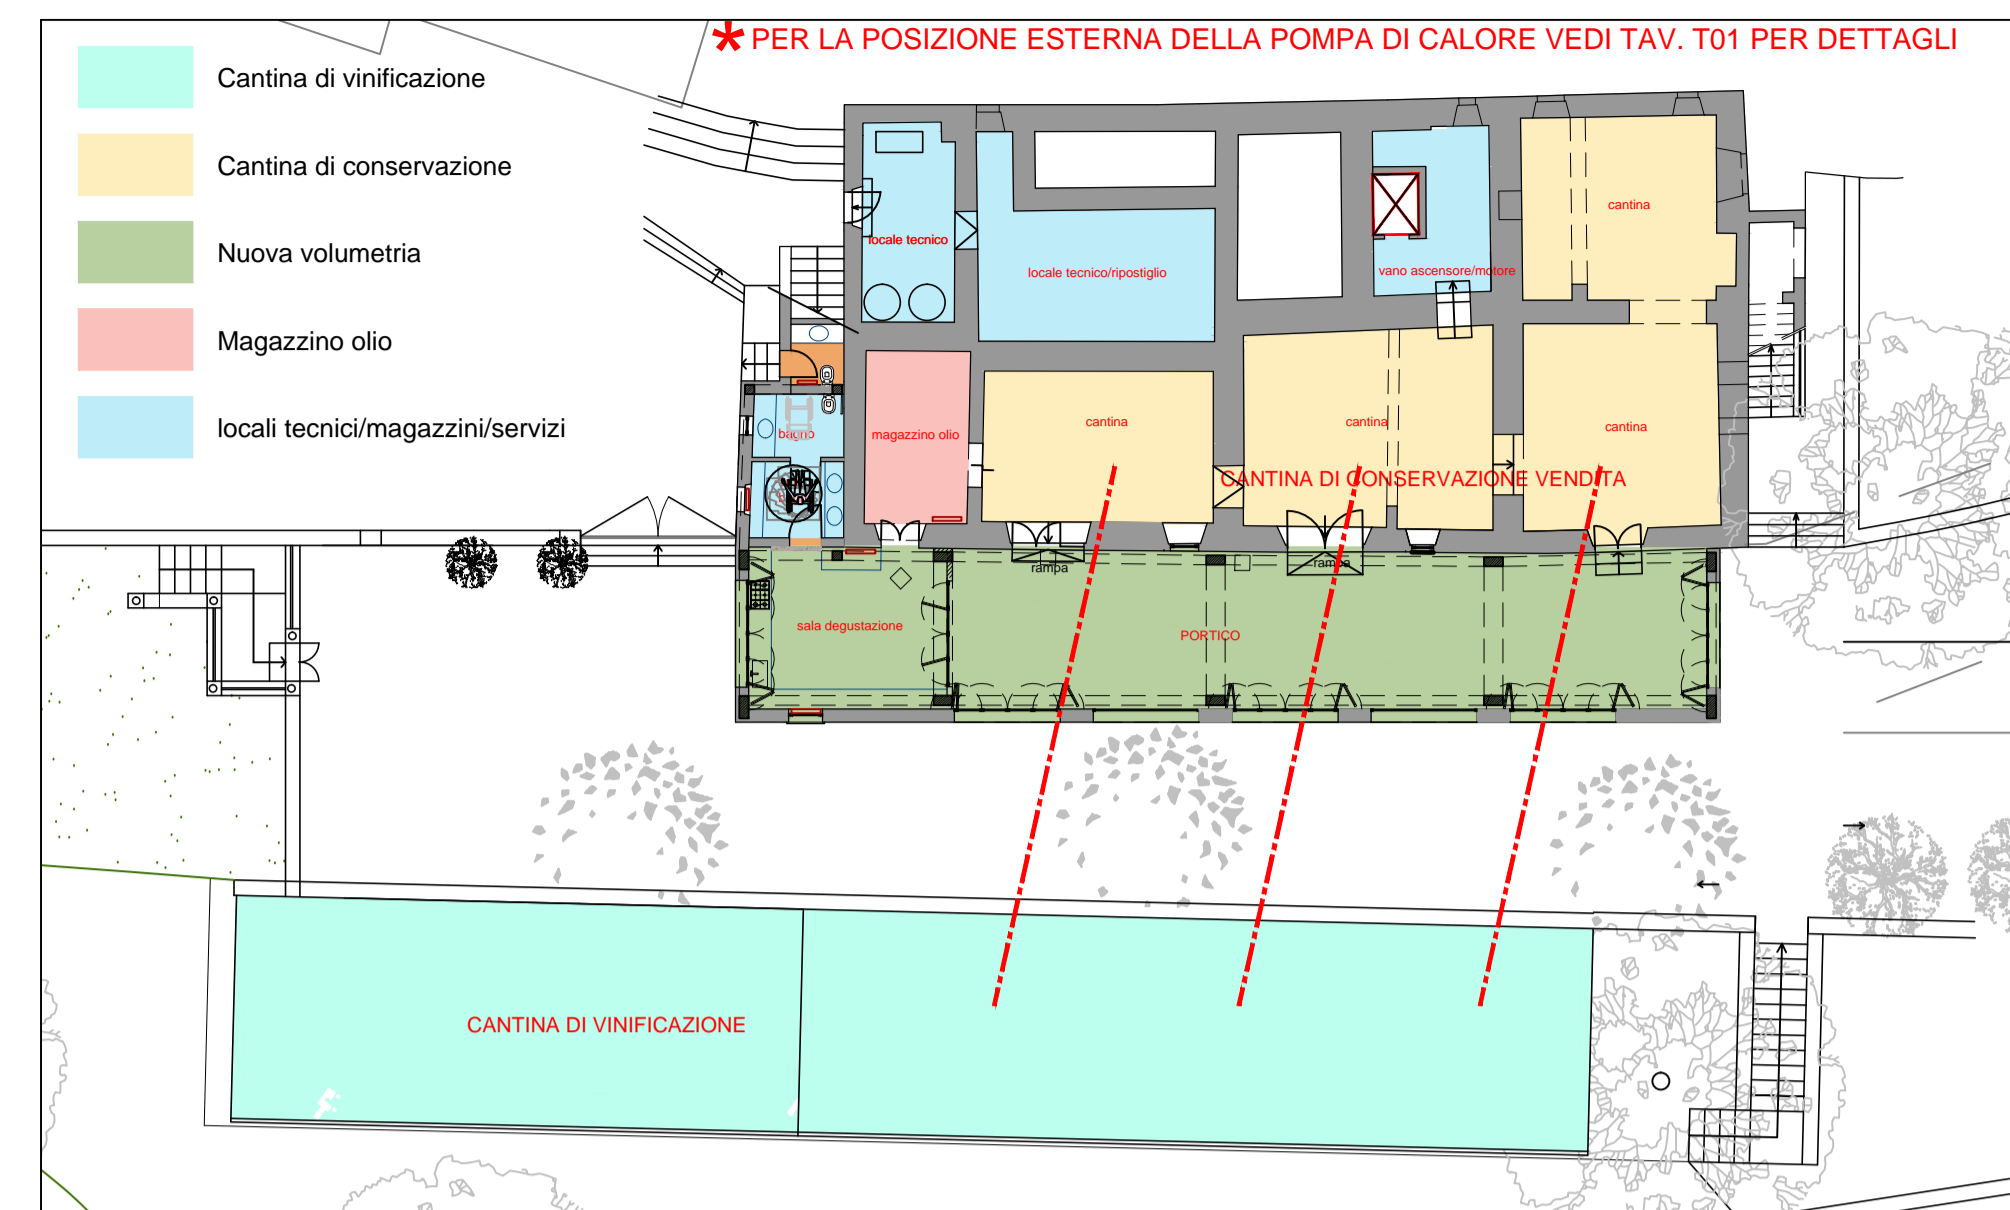

PLANIMETRIA - POSIZIONE SCHEMATICA DI TRE TUBAZIONI IN ACCIAIO DIAM. 10-12 INTERRATE DI COLLEGAMENTO TRA LA CANTINA DELLA VINIFICAZIONE E LA CANTINA DI CONSERVAZIONE
SCALA 1:200

SCALA C.D.D. **T02** CODICE

SCHEDA: PIANTE PIANO CANTINA - IMPIANTO TERMOIDRAULICO

PROGETTO: VILLA E CANTINA DELL'AZIENDA AGRICOLA MONTEMELENO - Ristrutturazione
Edilizia ed Ampliamento in Variante al PRG vigente e adottato - Procedimento SUAP

ARCH. ANDREA PALOMBARO
CORSO VITTORIO EMANUELE II, 282/284 - 00186 ROMA - ITALY
TEL. STUDIO: 066882844 - FAX STUDIO: 066882664 - CELL.: 3471013386 - EMAIL: palombaro.studio@gmail.com

REVISIONI: 1. 2. 3. 4.

1 RADIATORE IRISAP, serie TESI

2 VENTILCOVETTORE SABIANA, serie Carisma CFR

3 SCALDASALVIETTE IRISAP, serie FLAUTO


SERBATOIO in polipropilene TELCOM, serie Aquarius

VOLANO TERMICO 200L PER POMPA DI CALORE CORDIVARI

BOLLITORE 300L CORDIVARI, BOLLY 2 ST

UNITA' ESTERNE SAMSUNG, SERIE DVM S MINI

SCALA METRICA

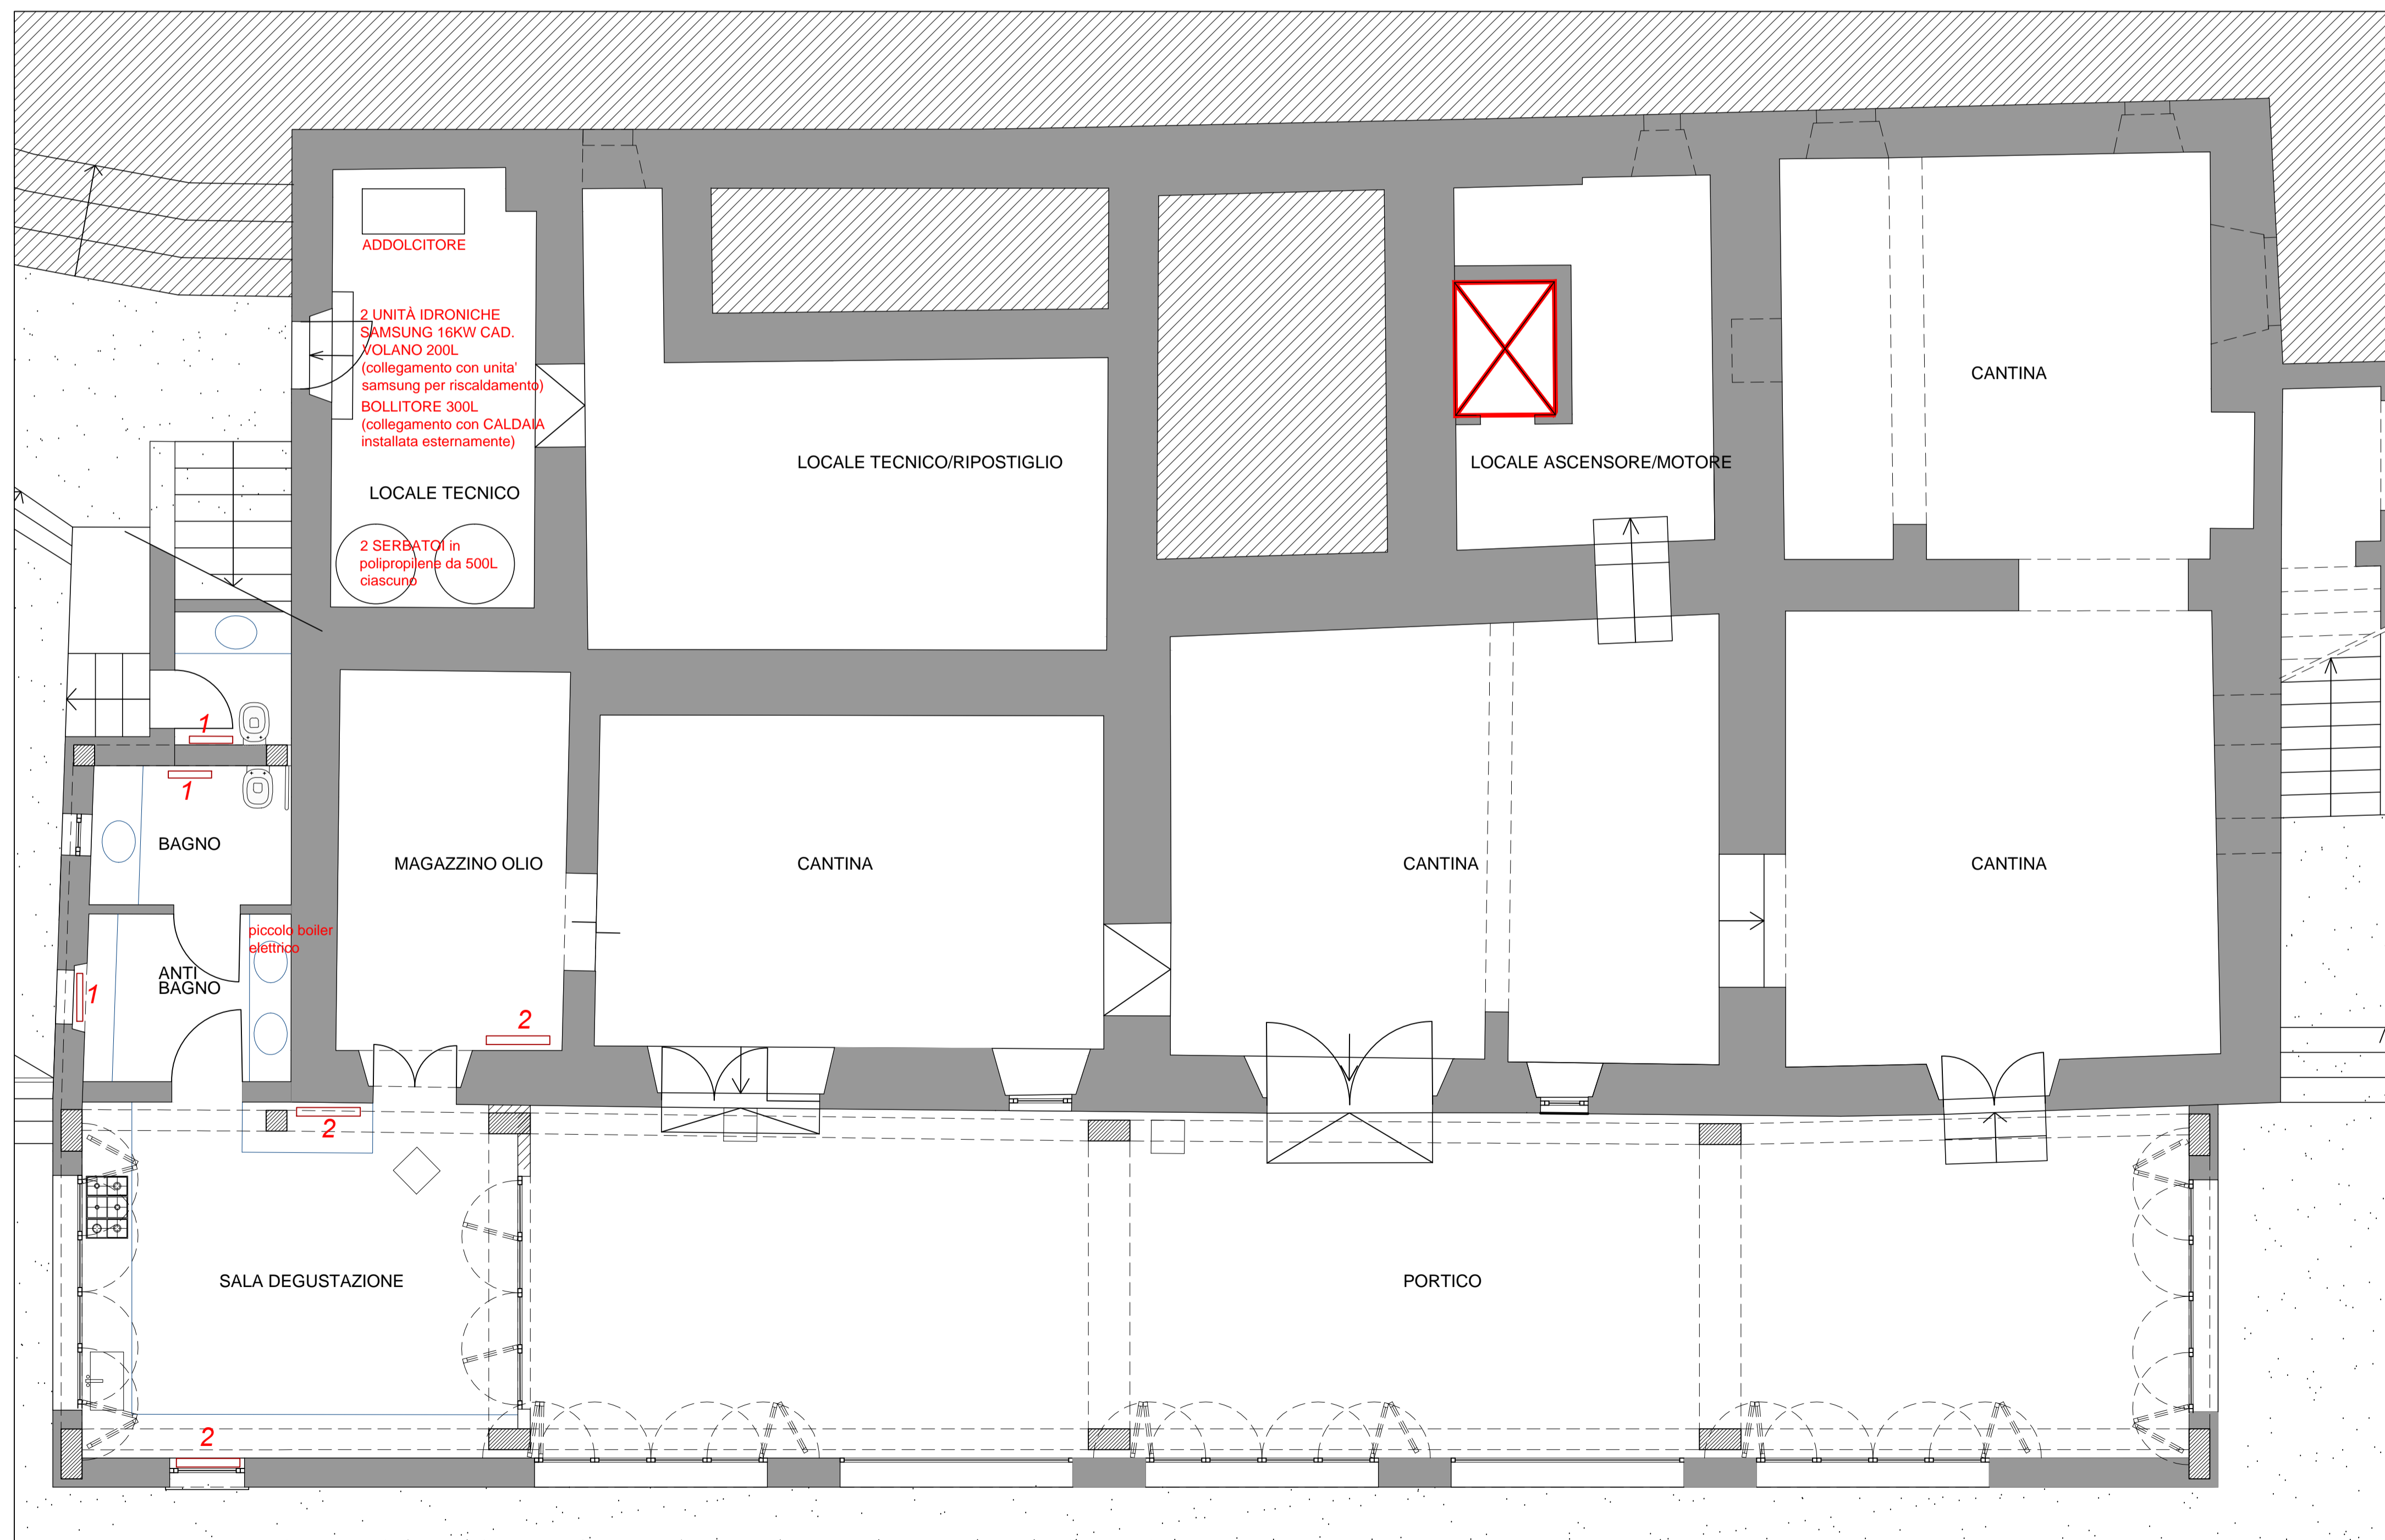

PIANTA PIANO CANTINA - IMPIANTO TERMOIDRAULICO
SCALA 1:50